



LEGENDA:



NOVÁ LAMPA VEŘEJNÉHO OSVĚTLENÍ

1.A

OZNAČENÍ OKRUHU

ČÍSLO SVĚTELNÉHO BODU



STÁVAJÍCÍ LAMPA VEŘEJNÉHO OSVĚTLENÍ




MÍSTO NAPOJENÍ VEŘEJNÉHO OSVĚTLENÍ




NOVÉ VEDENÍ VEŘEJNÉHO OSVĚTLENÍ



CHRÁNIČKA VEŘEJNÉHO OSVĚTLENÍ

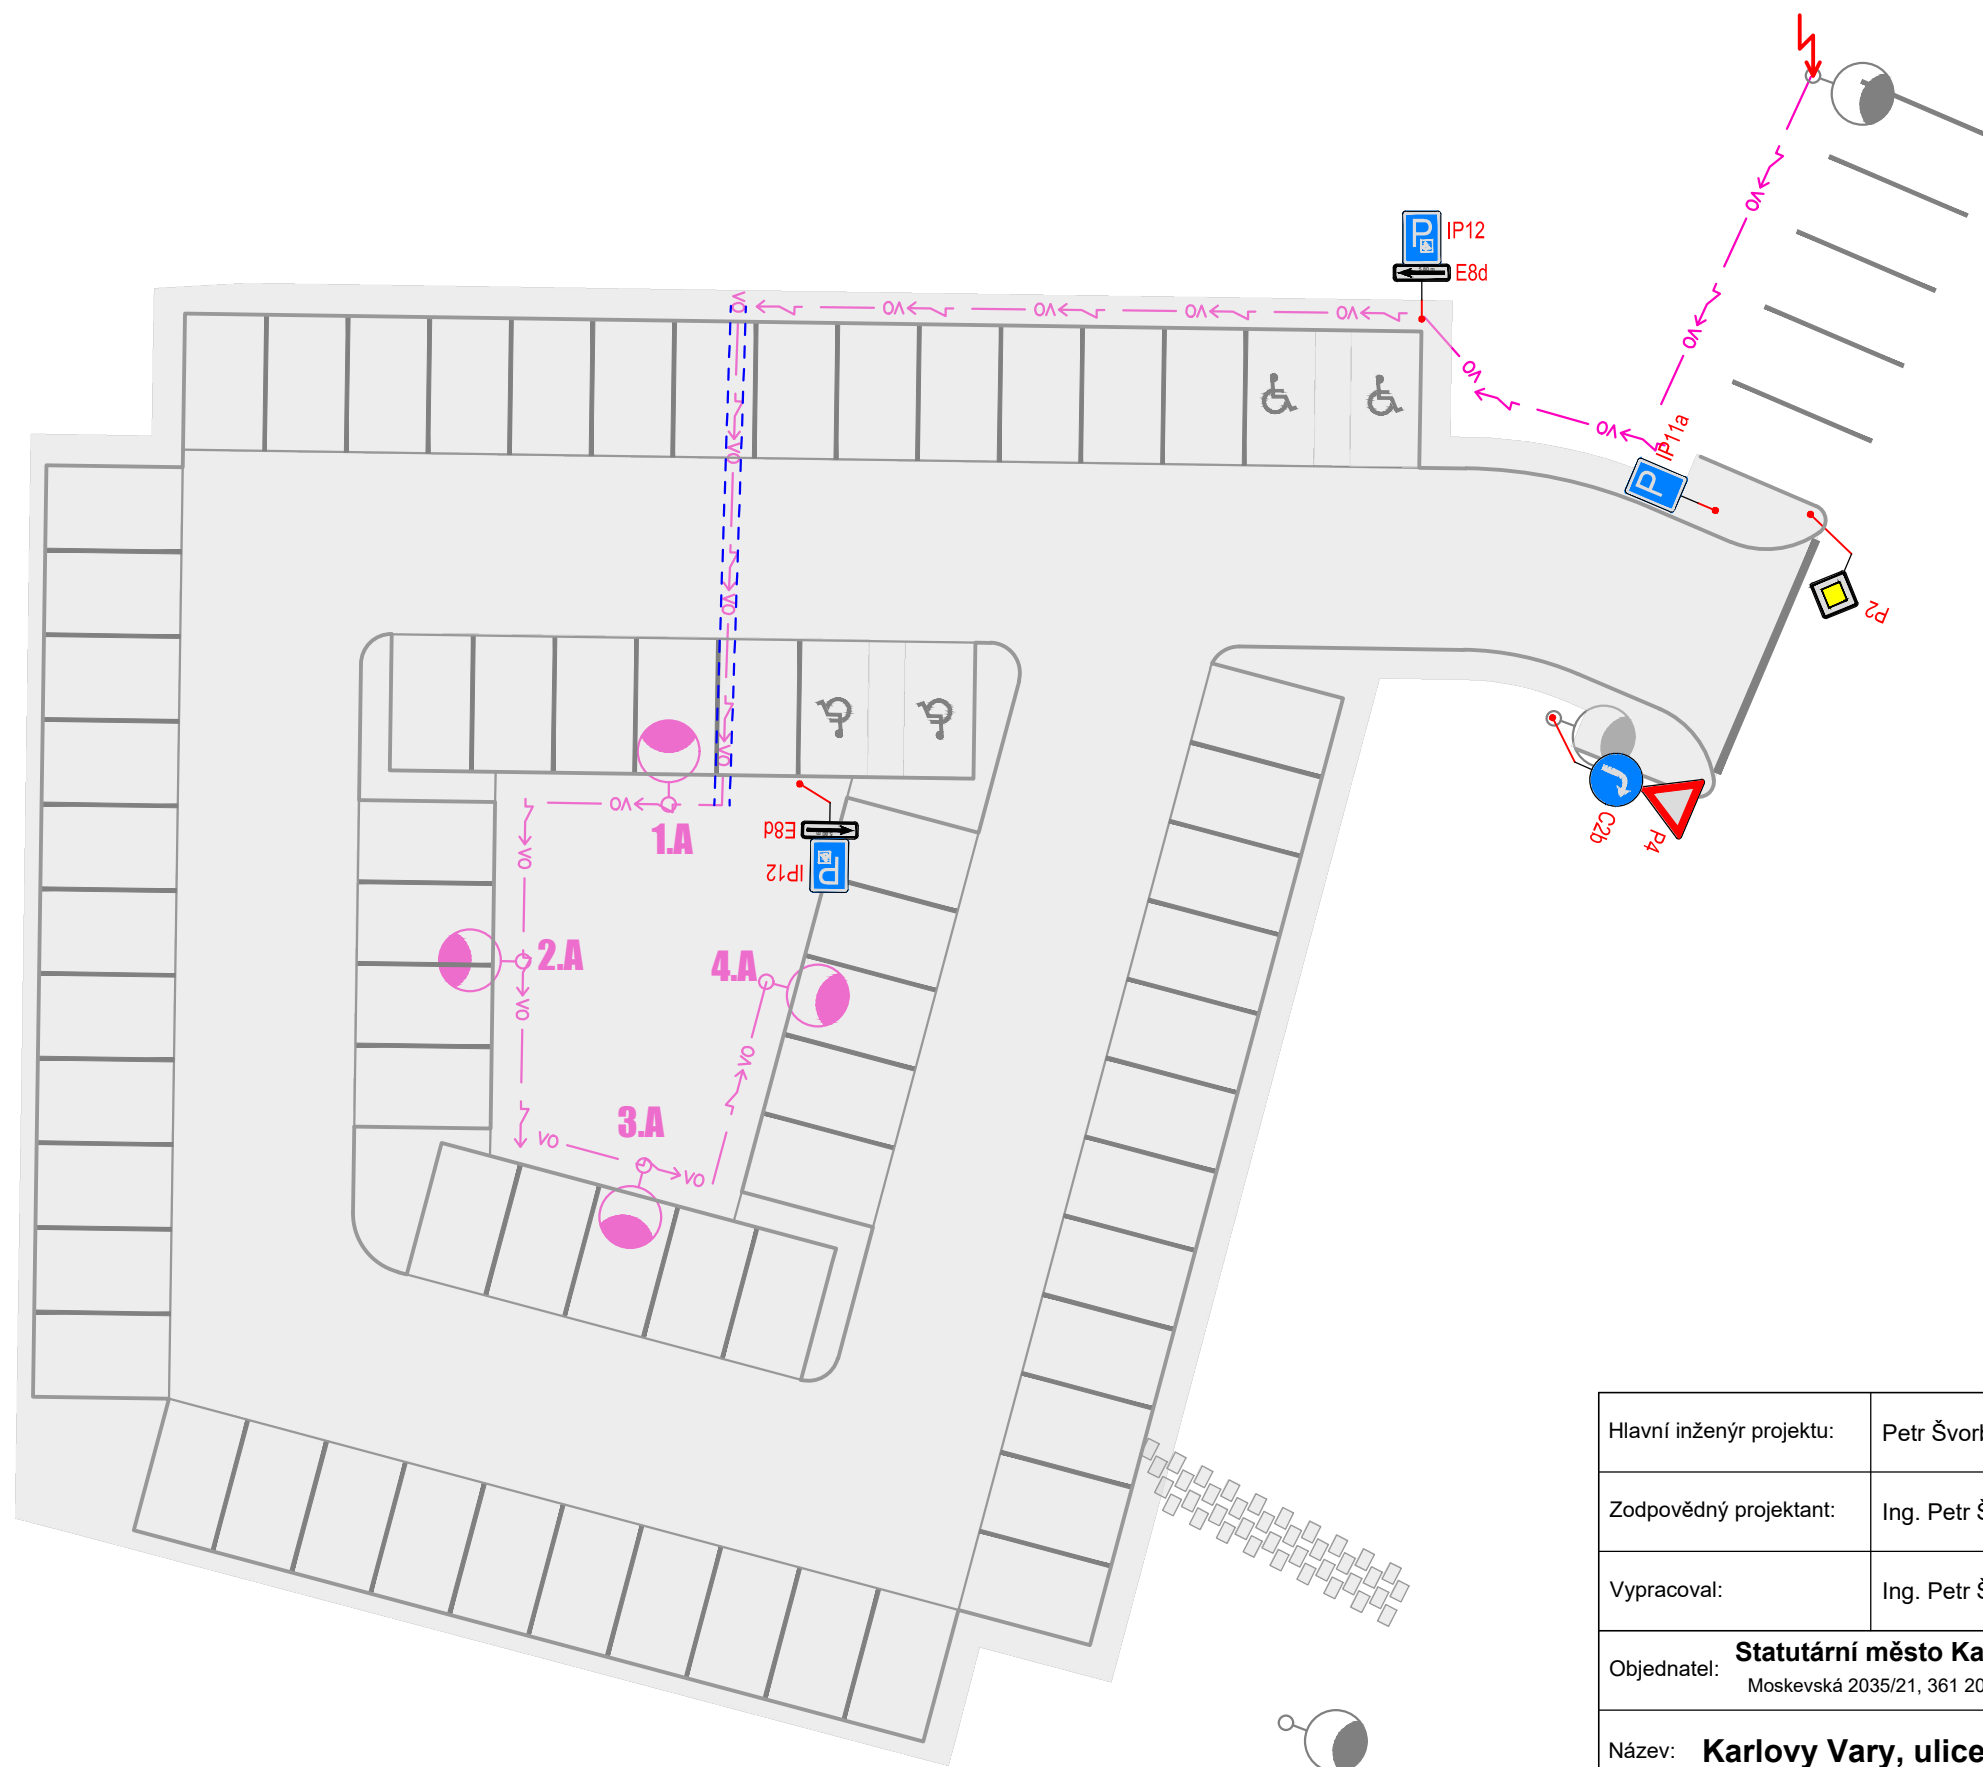

Hlavní inženýr projektu:	Petr Švorba	 Závodní 391/96C, 360 06 Karlovy Vary tel. 792 305 909 e-mail: info@geoprojectkv.cz www.geoprojectkv.cz	
Zodpovědný projektant:	Ing. Petr Švorba		
Vypracoval:	Ing. Petr Švorba		
Objednatel:	Statutární město Karlovy Vary Moskevská 2035/21, 361 20 Karlovy Vary		Číslo zakázky: P032023
Název:	Karlovy Vary, ulice Úvalská - parkoviště		Datum: 01/2025
Objekt:	Komunikace a zpevněné plochy		Úroveň: DPS
Příloha:	Situace veřejného osvětlení		Měřítko: 1:250
			Číslo přílohy: D.4.2