



LEGENDA:

- Ocelový sadový stožár 2-stupňový, bezpaticový, žár. zinkovaný, 136/60
LED pro osvětlení komunikace
Stožárová rozvodnice součástí stožáru včetně pojistek
- Uzemnění stožáru
Ve společném výkopu s kabelem VO
položen zemnicí vodič FeZn Ø10
- Demontáž stávajícího svítidla
- Stávající sloup NN se svítidlem


Stávající vedení inženýrských sítí:

- VEŘEJNÉ OSVĚTLENÍ NADZEMNÍ
- VEŘEJNÉ OSVĚTLENÍ NADZEMNÍ - RUŠENÉ

Nová vedení inženýrských sítí:

- VEŘEJNÉ OSVĚTLENÍ PODZEMNÍ

CYKY 4Bx10 v trubce Ø40
ZATŘÍDĚNÍ KOMUNIKACE DLE ČSN CEN/TR 13201-1/ 2016 : P6
NAPĚŤOVÁ SOUSTAVA:
3x PEN AC 50Hz, 400V TN-C
1x NPE AC 50Hz, 230V TN-S
OCHRANNÁ OPATŘENÍ DLE ČSN 33 2000-4-41 ed.3 :
OCHRANA ZÁKLADNÍ - AUTOMATICKÝM ODPOJENÍM OD ZDROJE

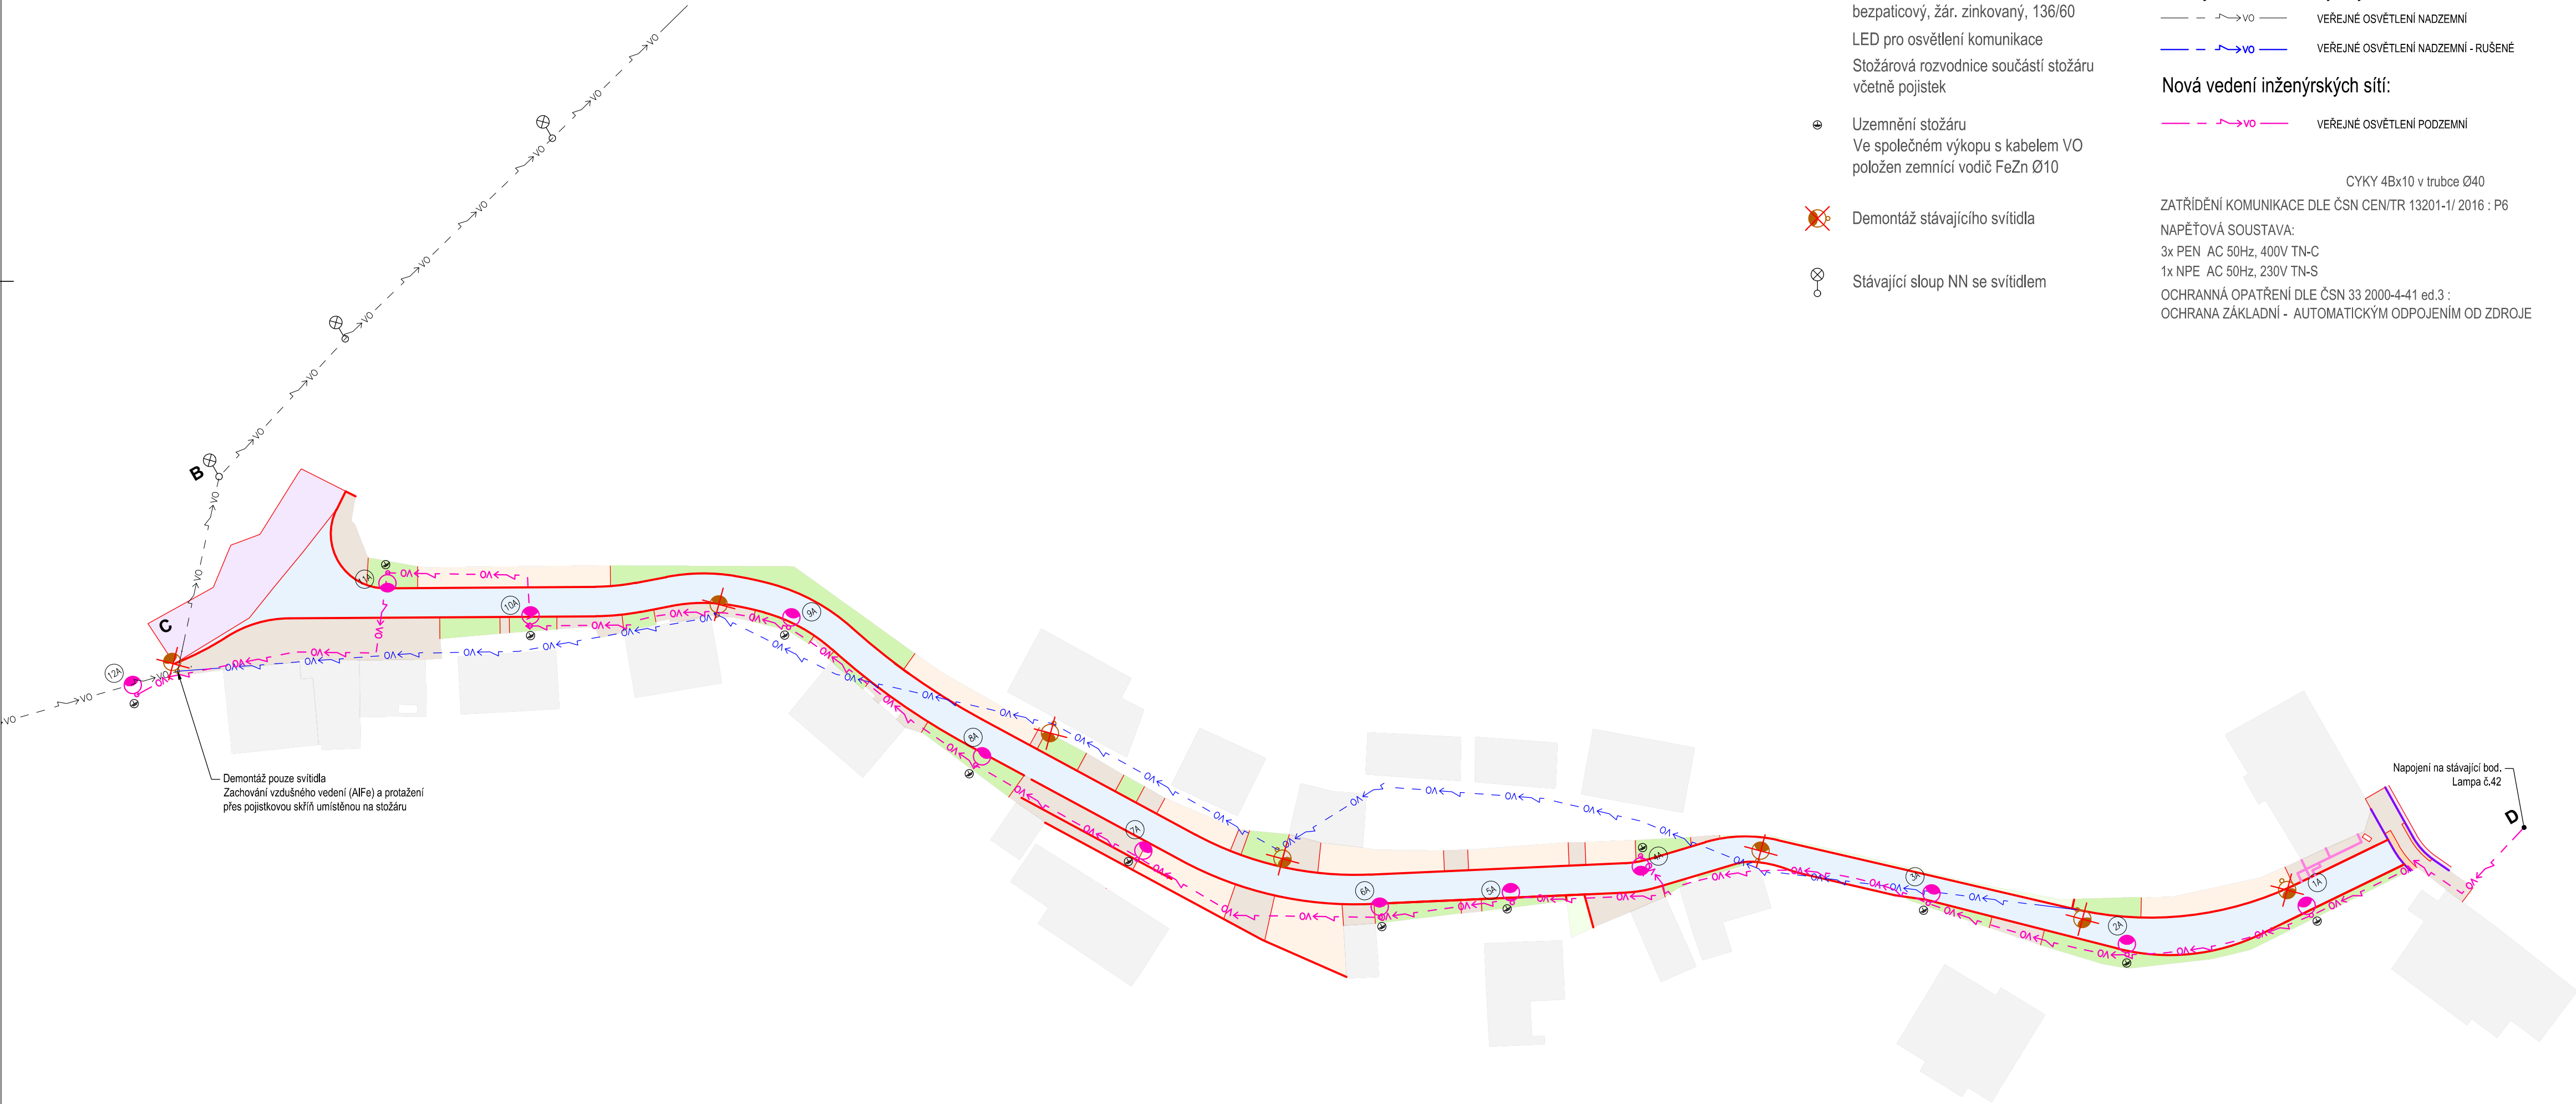

Demontáž pouze svítidla
Zachování vzdušného vedení (AlFe) a protažení
přes pojistkovou skříň umístěnou na stožáru

Napojení na stávající bod.
Lampa č.42

Hlavní inženýr projektu:	Petr Švorba	 Závodní 391/96C, 360 06 Karlovy Vary tel. 792 305 909 e-mail: info@geoprojectkv.cz www.geoprojectkv.cz		
Zodpovědný projektant:	Petr Švorba			
Vypracoval:	Tomáš Výborný			
Objednatel:	Město Karlovy Vary Moskevská 2035/21, Karlovy Vary 360 01			
Název:	Karlovy Vary, oprava komunikace ul. Sokolská		Datum: 04/2024	Číslo zakázky: P112024 Paré číslo:
Objekt:	Veřejné osvětlení		Úroveň: DPS	
Příloha:	Situace VO		Měřítko: 1:500	Číslo přílohy: D.4.2